



PLANTA BAIXA DO TÉRREO
(ILLUMINAÇÃO)
ESCALA: 1/50

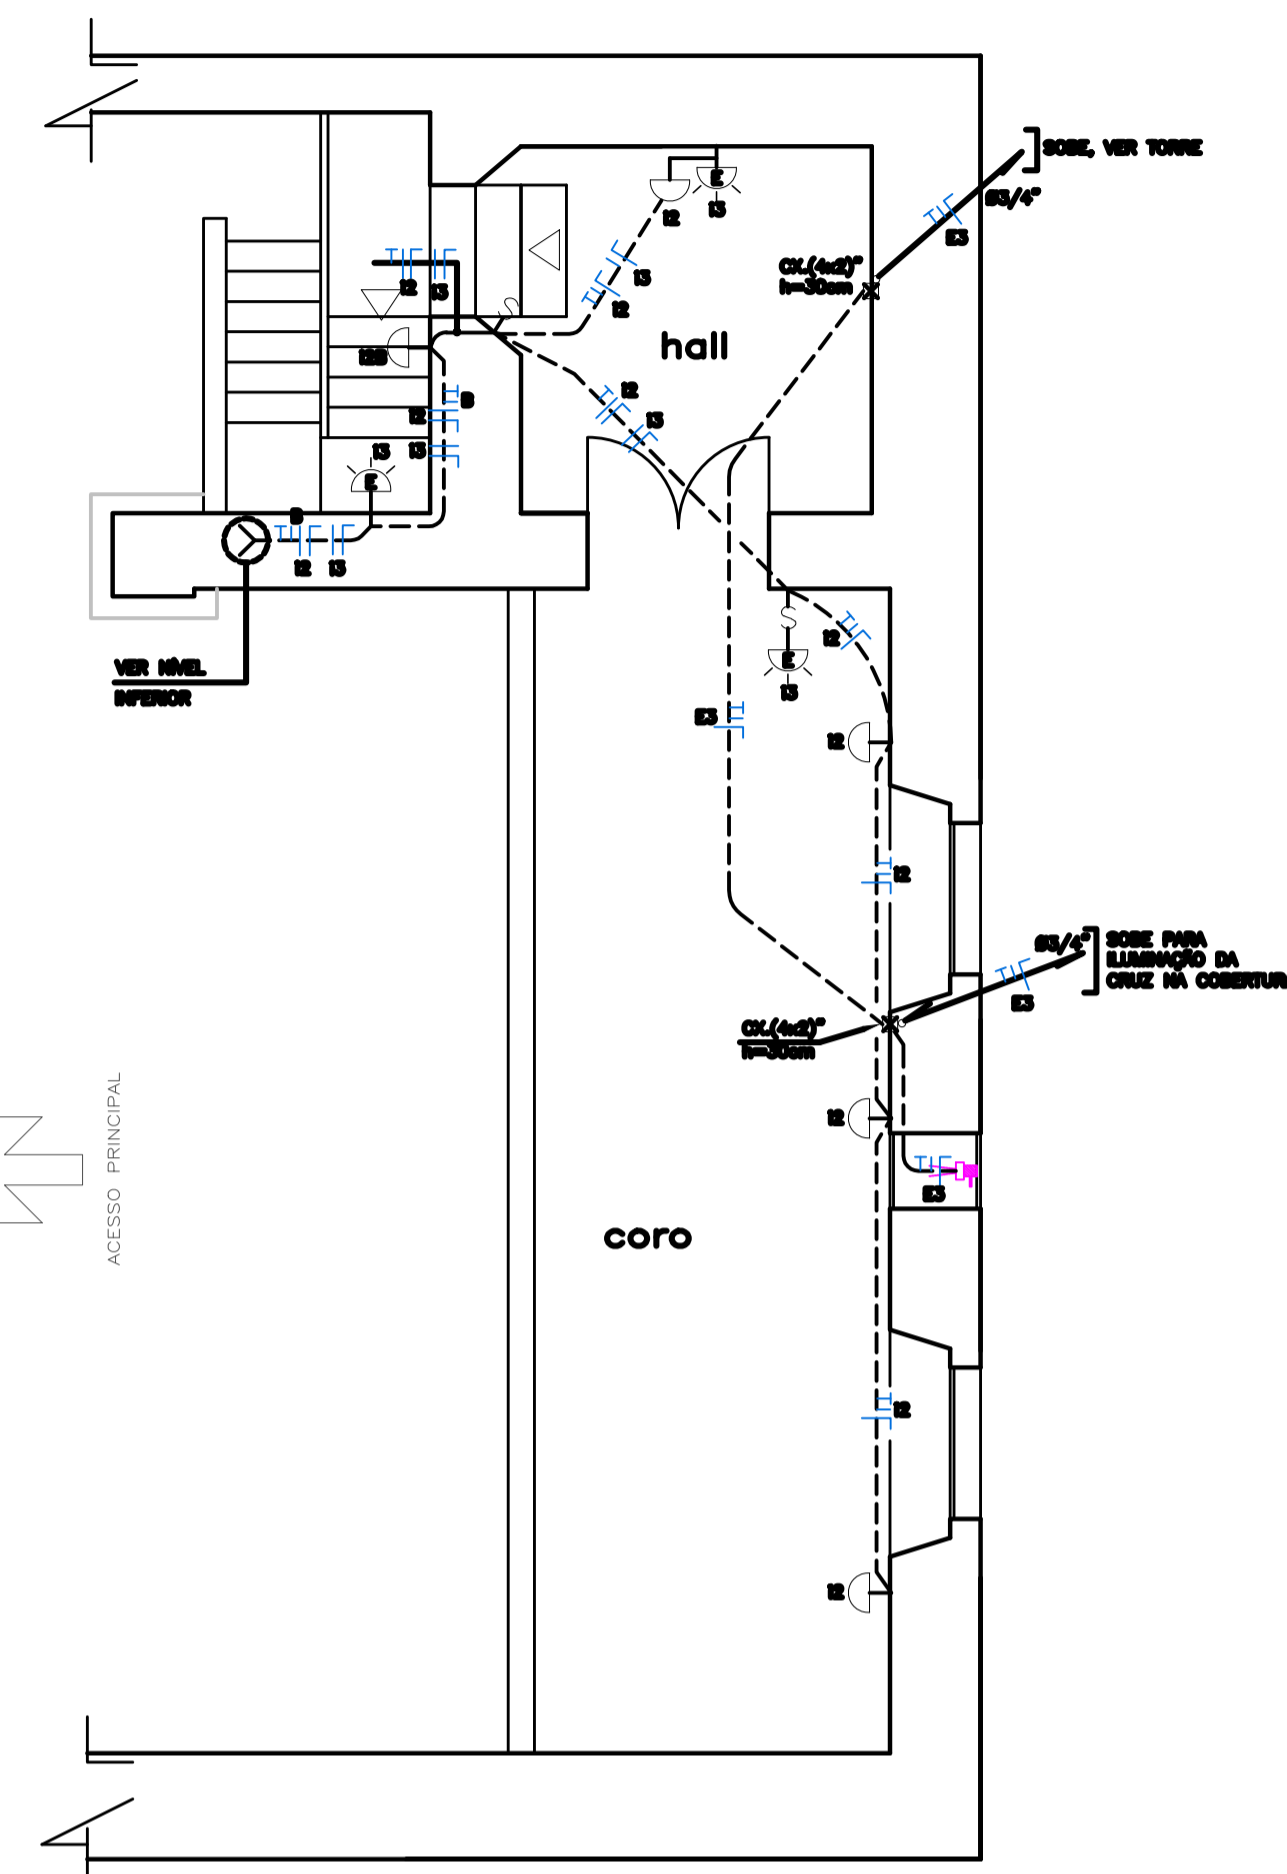

PLANTA BAIXA DO CÔRO
ESCALA: 1/50

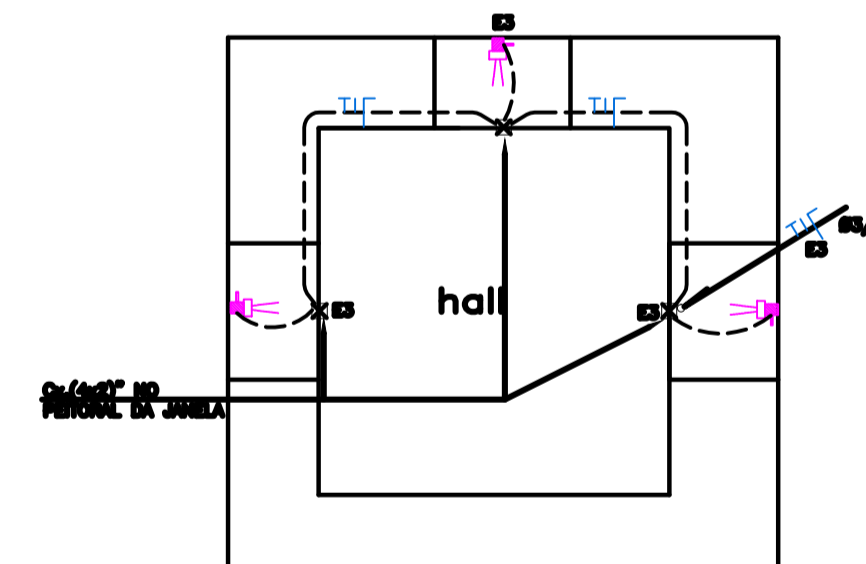

PLANTA BAIXA DA TORRE
ESCALA: 1/50

- NOTAS GERAIS
- 01 - ELETRODUTOS EMBUTIDOS NÃO DIMENSIONADOS: PVC RÍGIDO DN 3/4".
 - 02 - VER BITOLA DOS CONDUTORES JUNTO AO DETALHE DO RESPECTIVO QUADRO DE DISTRIBUIÇÃO.
 - 03 - CONDUTOR NEUTRO NA COR AZUL CLARO PARA TODA A EDIFICAÇÃO.
 - 04 - ALIMENTADORES SUBTERRÂNEOS DO TIPO SINTENAX PIRELLI OU SIMILAR, COM ISOLAMENTO PARA 1.000V, INCLUSIVE O NEUTRO.
 - 05 - O CONDUTOR TERRA PODERA TER ISOLAMENTO PARA 750 V, NA COR VERDE.

LEGENDA DE ILUMINAÇÃO

SÍMBOLO	DESCR. DO PRODUTO	DESCRIÇÃO
	0100B	PENDENTE COLO 3 OVAL REGULADOR COR BRANCO C/LAMPADA 30x40x40mm LED BRILHO 2000K 120LUMENS MODELO BRH4486/27 FRETENTE SELLAREDI
	0100C	MARRELA PERFL BARRA LED LINAR EM ALUMINIO ANODADO COM DIFFUSOR OPALINO 30W 1000 LUMENS POR METRO DIMENSÕES: L=1200mm X L=50mm X O=1400mm
	0100D	FLASH SPOT PRELUMI ATOCALADO PRETO LED 411 20° SW / 200 LUMENS 127V DIMENSIONAL: DIMENSÕES: Ø= 87mm / O= 110mm
	1000-	SPK - SPOT COR BRANCO PARA LÂMPADA PAR 16 1xLED SW / 400 LUMENS 10° (R410) DIMENSÕES: Ø= 60mm / O= 100mm
	03735-1	UP LIGHT EMBUTIDO NO SOLO PVD PRETO 10W / 1000 LUMENS 12° 127VOLTS P67 DIMENSÕES: 520mm X 100mm
	4304-	GRAN PLAFON DE SOBREPOR BRANCO 2x 7,5W / 700 LUMENS LED 610-127V DIMENSIONAL: DIMENSÕES: 320mm X 320mm

LEGENDA

SÍMBOLOS	DESCR. DO PRODUTO	DESCR. DO PRODUTO
	0100B	PENDENTE COLO 3 OVAL REGULADOR COR BRANCO C/LAMPADA 30x40x40mm LED BRILHO 2000K 120LUMENS MODELO BRH4486/27 FRETENTE SELLAREDI
	0100C	MARRELA PERFL BARRA LED LINAR EM ALUMINIO ANODADO COM DIFFUSOR OPALINO 30W 1000 LUMENS POR METRO DIMENSÕES: L=1200mm X L=50mm X O=1400mm
	0100D	FLASH SPOT PRELUMI ATOCALADO PRETO LED 411 20° SW / 200 LUMENS 127V DIMENSIONAL: DIMENSÕES: Ø= 87mm / O= 110mm
	1000-	SPK - SPOT COR BRANCO PARA LÂMPADA PAR 16 1xLED SW / 400 LUMENS 10° (R410) DIMENSÕES: Ø= 60mm / O= 100mm
	03735-1	UP LIGHT EMBUTIDO NO SOLO PVD PRETO 10W / 1000 LUMENS 12° 127VOLTS P67 DIMENSÕES: 520mm X 100mm
	4304-	GRAN PLAFON DE SOBREPOR BRANCO 2x 7,5W / 700 LUMENS LED 610-127V DIMENSIONAL: DIMENSÕES: 320mm X 320mm

IGREJA NOSSA SENHORA
 ΟΧΘΥΡΘΟΟΓ ΚΤΥ
 PRAÇA PREF. JOSÉ LUIZ DA COSTA
 CONCEIÇÃO DA BARRA - ES
 PROJETO ELÉTRICO
 ΟΥΧΘΥΡΘΥΑΥΑΔΥΝΑΘΥΑΥΑΔΥΥ ΔΥΑΥΑΥΑΥΕΥ
 SECRETARIA DE ESTADO DA CULTURA
 SUBSECRETARIA DE CULTURA
 ΘΘΥ: ΡΘΘΘΘΑΘ ΘΤ 3 ΥΘΘΘΑΥΑΥΑΥΘ ΥΑΡΘΥ

ΠΑΡΩΧΑ Η. Ε. ΔΑ ΚΟΝΧΕΙΩΝ
 AUTOR DO PROJETO : ΟΣΑΥΙΑΝΟ ΚΡΑΝΧΟΙΝΟ ΚΑΜΑΡ ΒΑΥΤΟΣ
 CRI: 28061800/8
 ΟΘΥΔΥΑΥΑΥΑΥΑΥΑΥ ΘΡΘΥΑΥΑΥΑΥ
 ΟΥΑΥΘΥ ΘΥΚ
 PLANTA BAIXA
 DATA: ΑΒΡΙΛ / 2016
 ESCALA: ΙΝΔΙΕΑΔΑ
 ΠΡΑΝΧΑ: 03/07