



PLANTA BAIXA DO TELHADO
ESCALA: 1/50

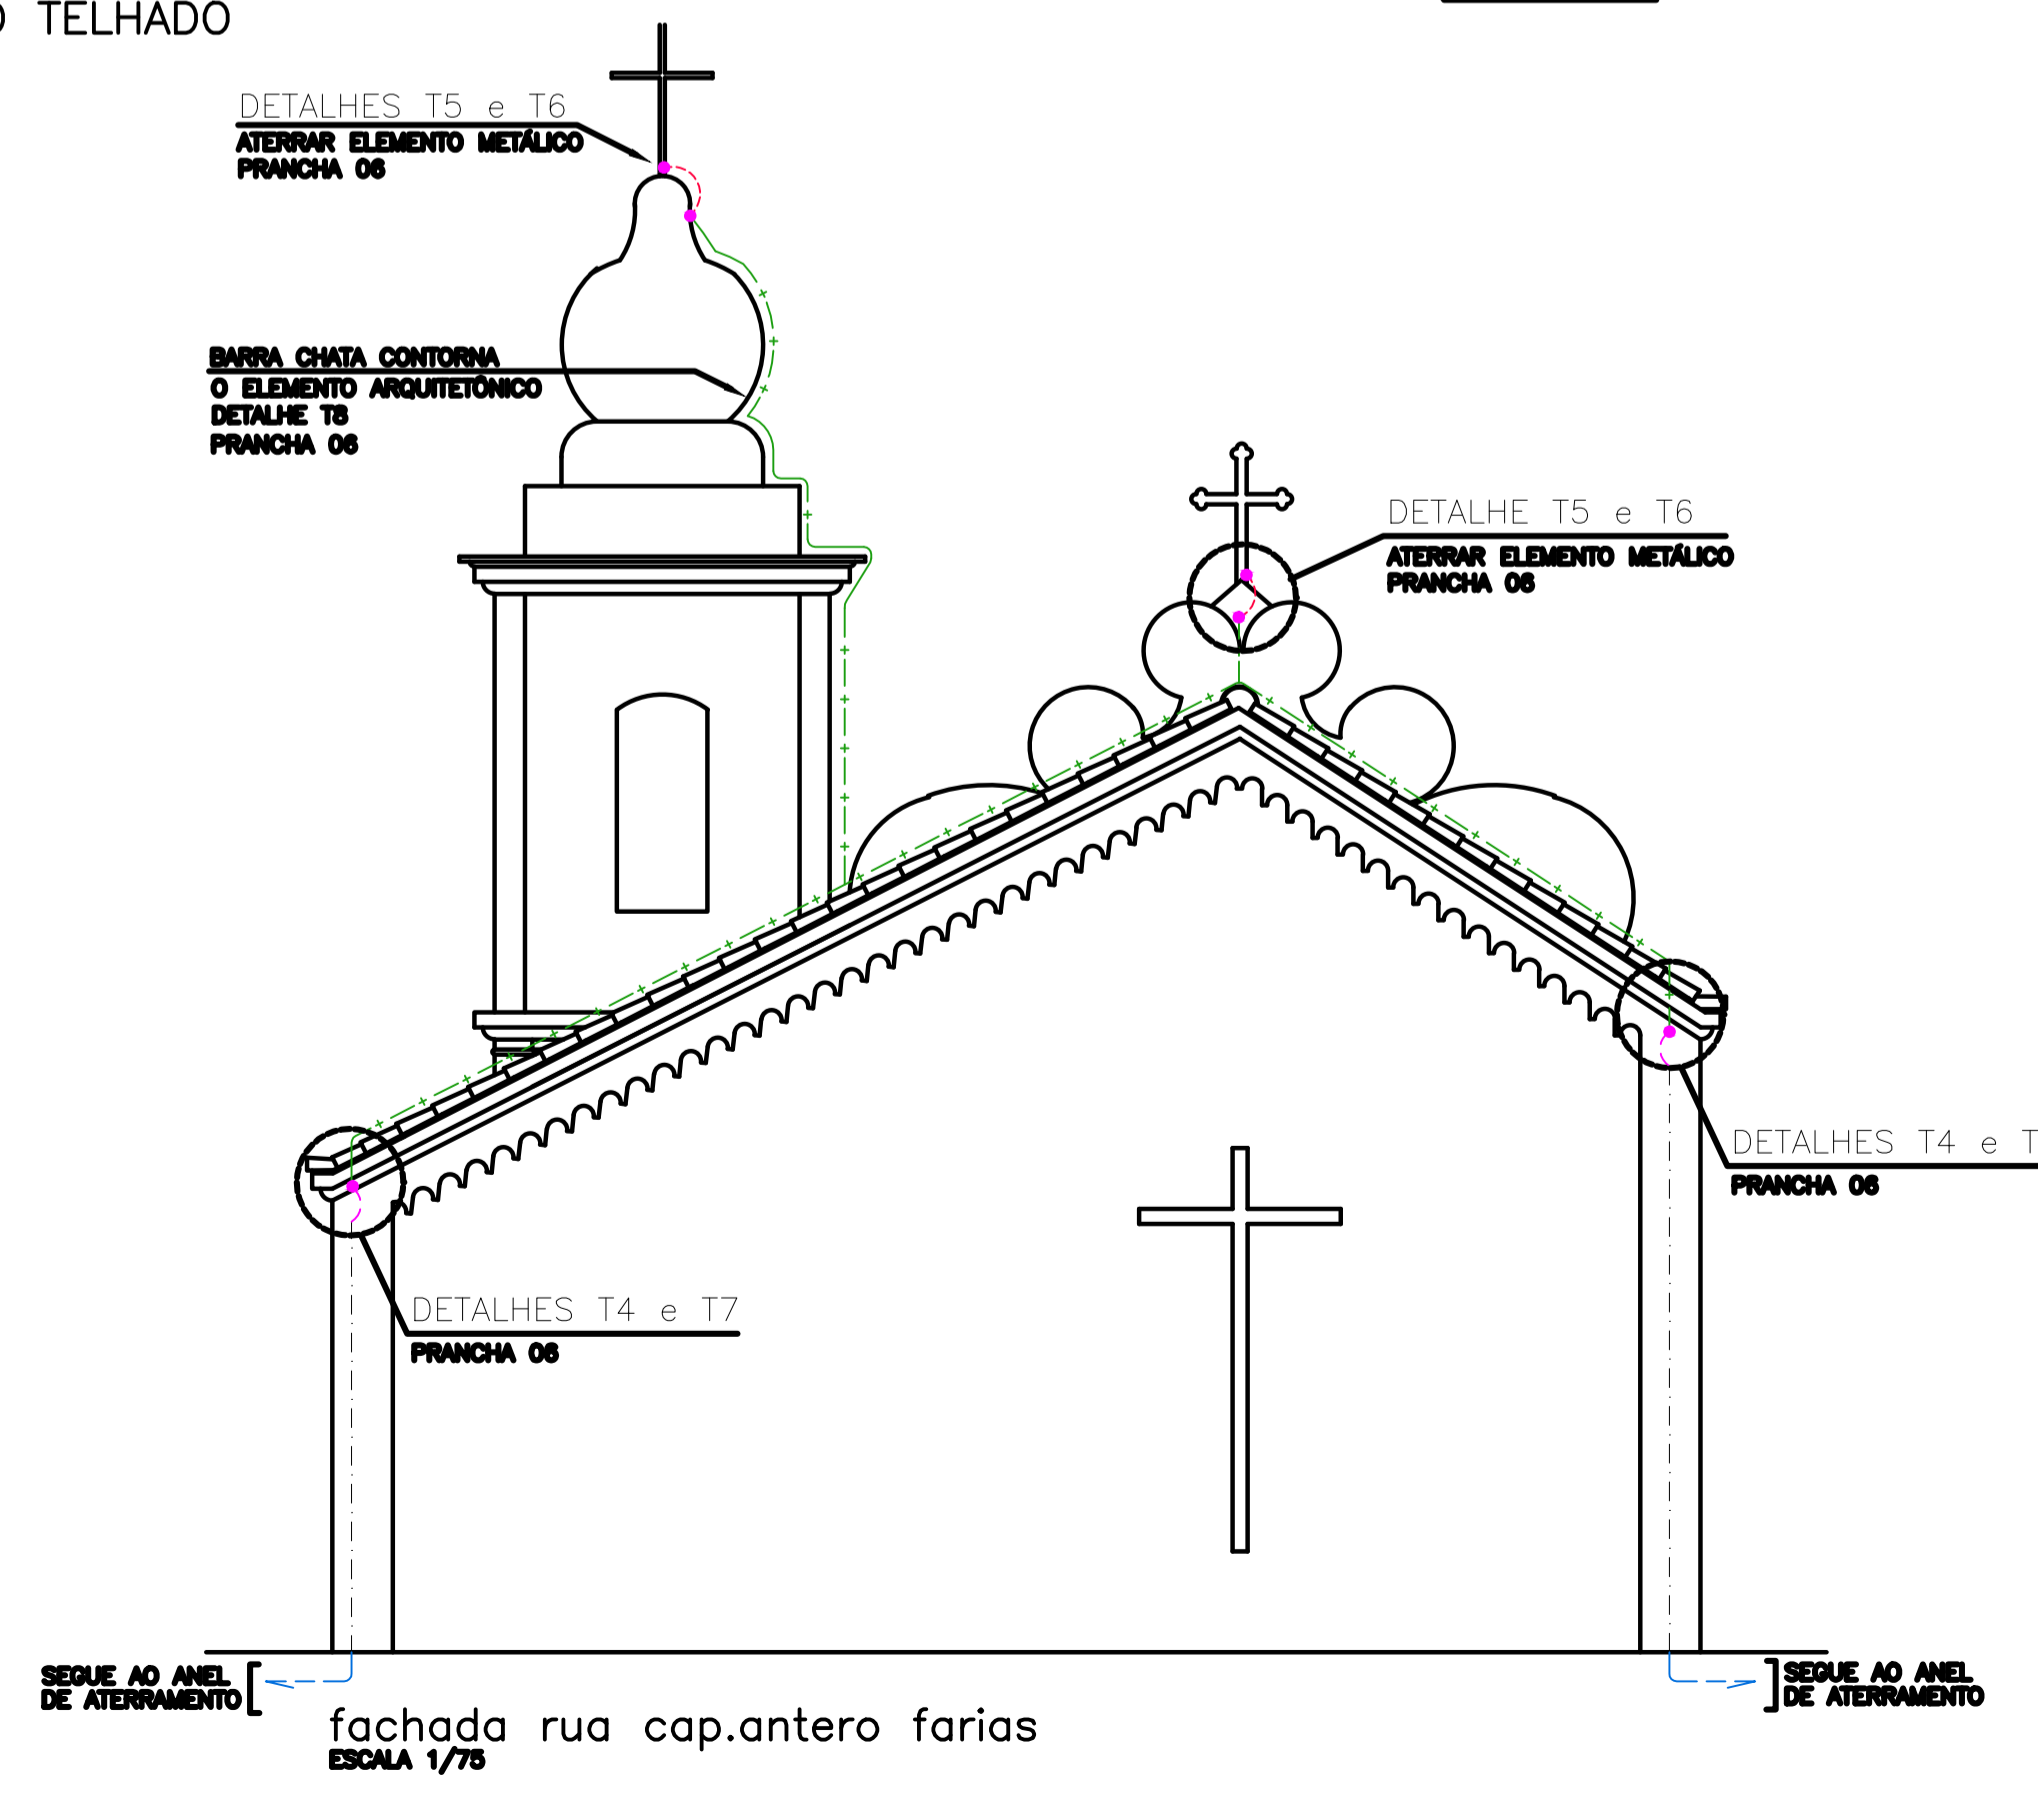

fachada rua cap. antero farias
ESCALA: 1/75

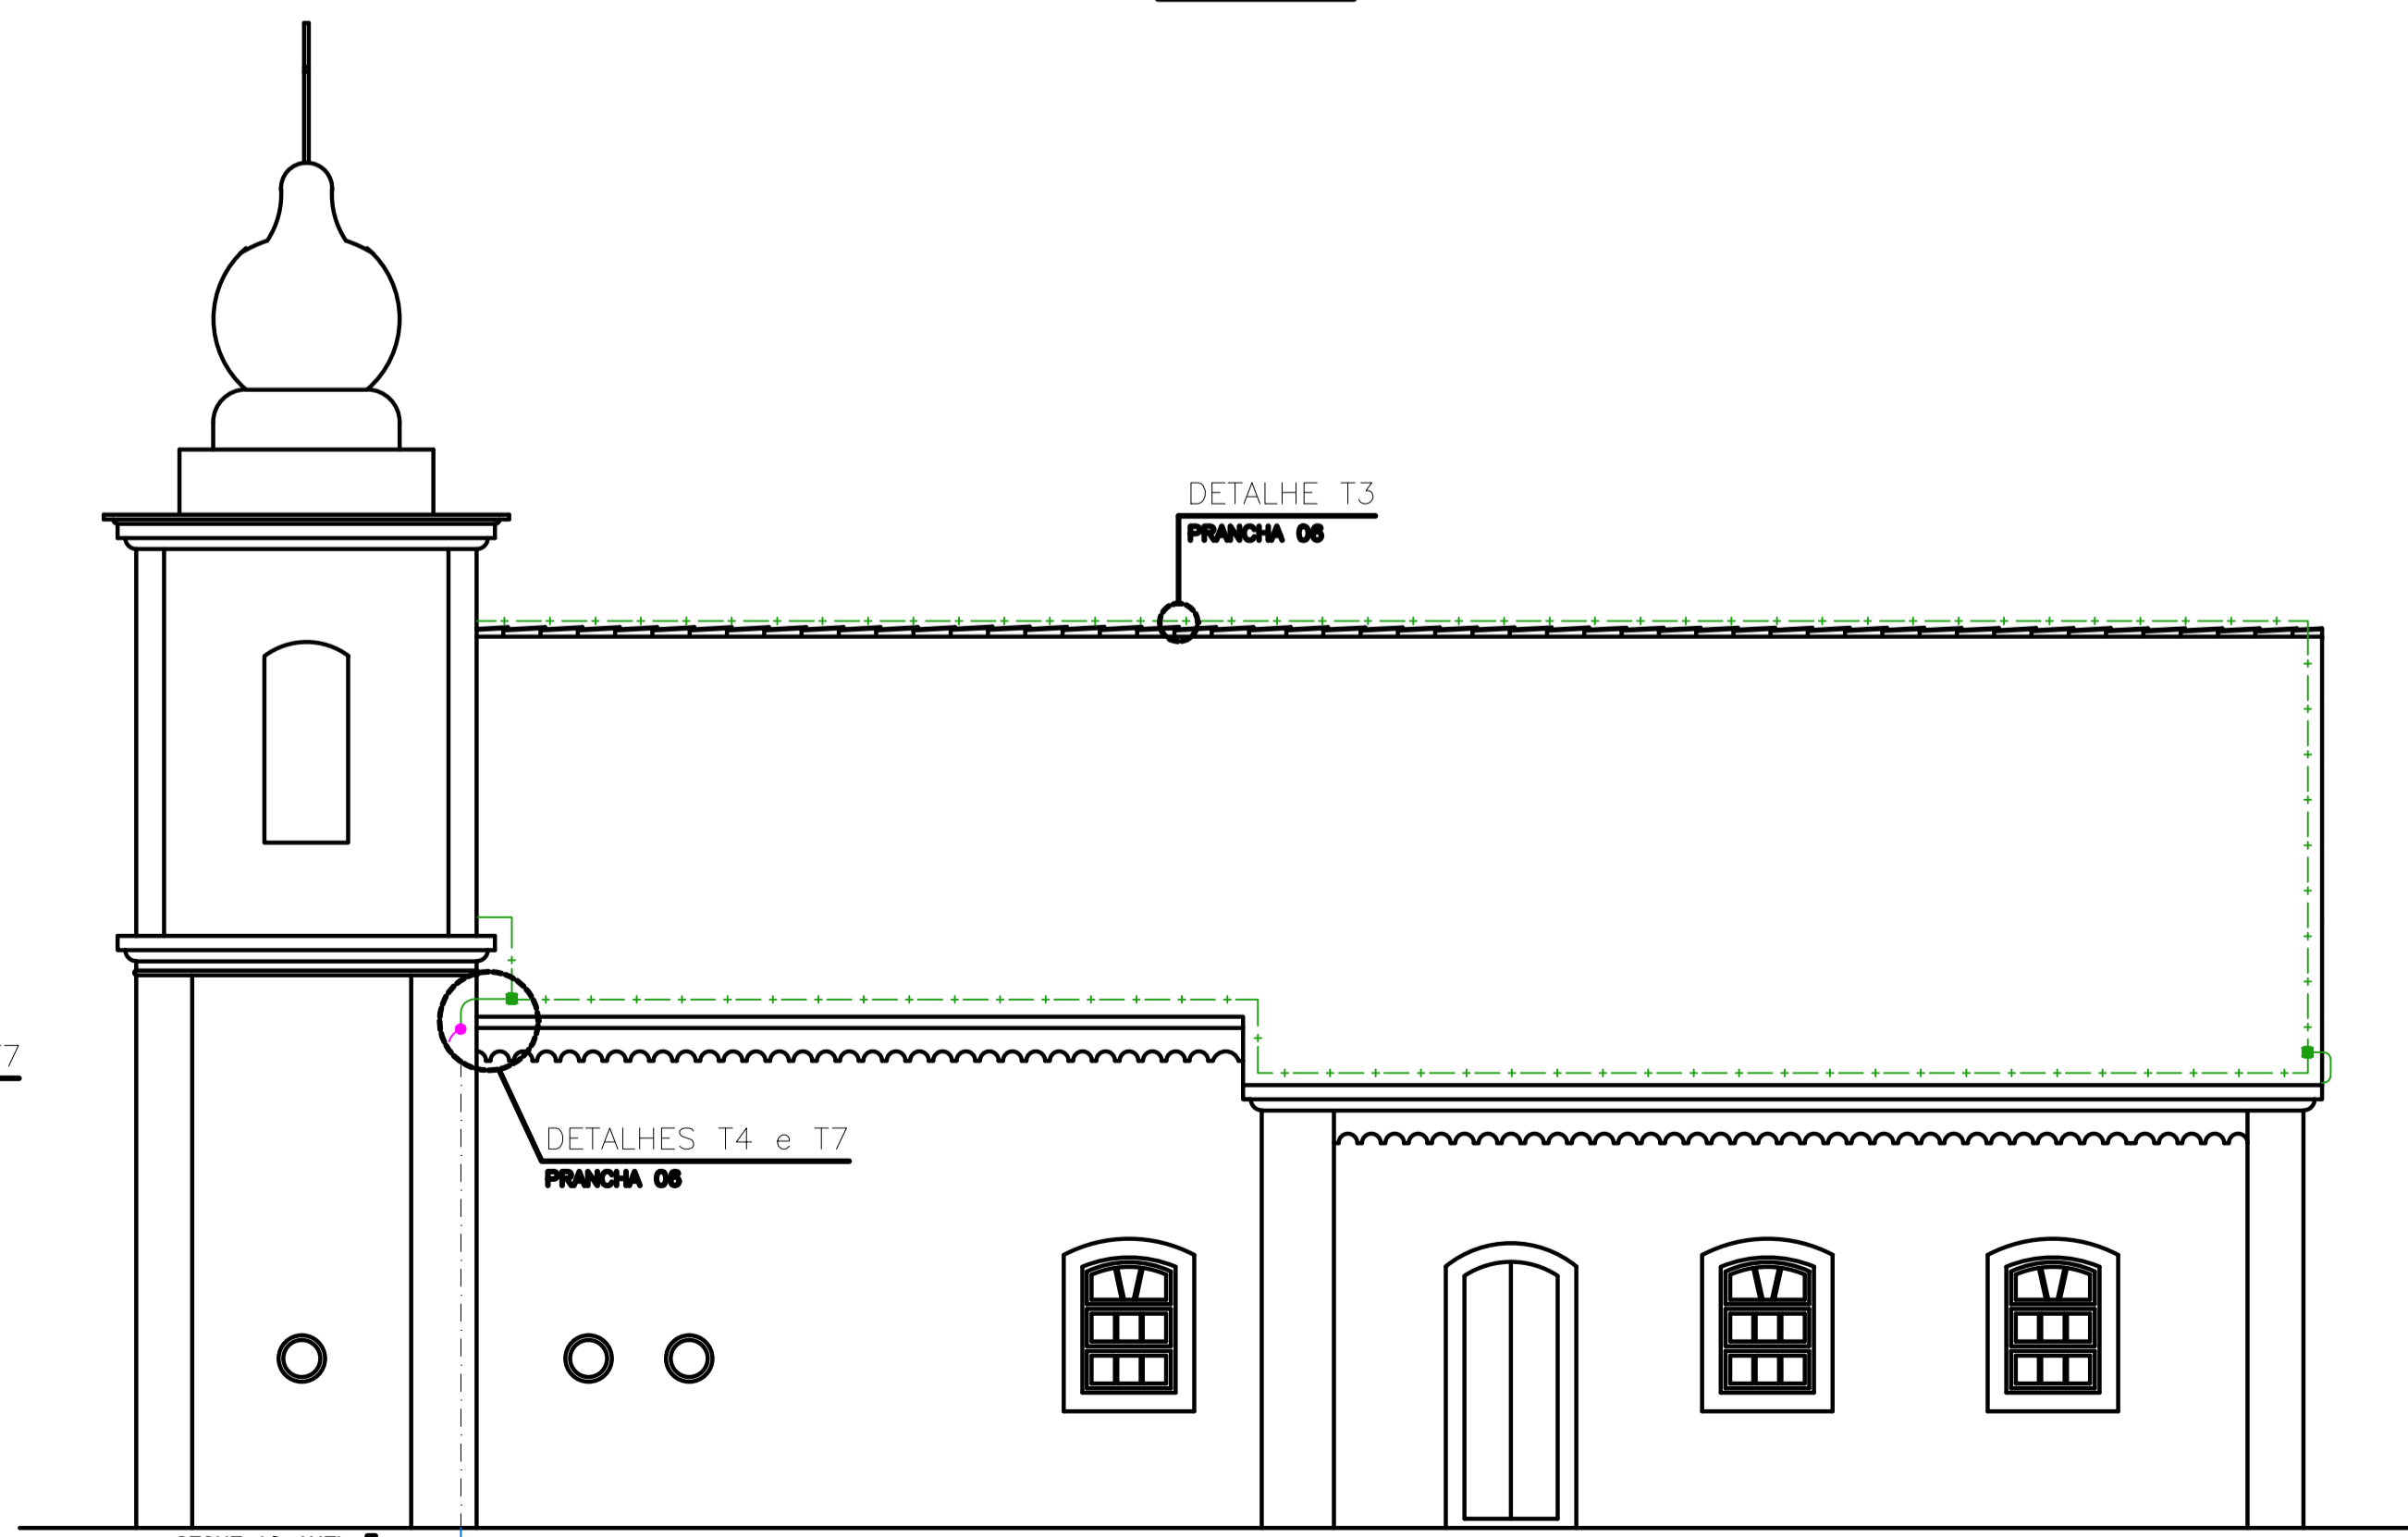

fachada rua 7 de setembro
ESCALA: 1/75

SIMBOLOGIA

SÍMBOLOS	DESCRIÇÃO
	CABO COM HASTE DE ATERRAMENTO - DETALHE T2 - FRANCHA 06
	CABO DE COBRE Nº 35mm2 EMBUTIDO NO REBOCO
	BARRA CHATA DE ALUMÍNIO, CONFORME DETALHE T3, FRANCHA 06.
	CABO DE ATERRAMENTO (80mm) ENTERRADO NO SOLO CONFORME DETALHE T1, FRANCHA 06.
	CABO DE ATERRAMENTO (35mm) ENTERRADO NO SOLO CONFORME DETALHE T1, FRANCHA 06.
	CONEXÃO ENTRE BARRAS CHATAS PERPENDICULARES ENTRE SI
	INDICAÇÃO DE ATERRAMENTO DE ELEMENTO METÁLICO COM CABO DE COBRE (35mm) E TERMINAL DE PRESSÃO. DETALHE T5 - FRANCHA 06.
	DESCIDA DO CABO DE COBRE Nº 35 EMBUTIDO NO REBOCO. DETALHE T7, FRANCHA 06.
	MUDANÇA DE NÍVEL DA BARRA CHATA DE ALUMÍNIO. DETALHE T8, FRANCHA 06.

NOTAS:

- 01 - AS CRUZES METÁLICAS EXISTENTES NA COBERTURA DEVEM SER ATERRADAS CONFORME DETALHES T5 e T6.
- 02 - O ANEL DE 50mm2 DEVER SER ENTERRADO A PROFUNDIDADE DE 90cm. DETALHE T1, FRANCHA 06.
- 03 - MUDANÇA DE NÍVEL DA BARRA CHATA DETALHE T8, FRANCHA 06.
- 04 - INTERLIGAÇÃO ENTRE BARRA CHATA E CABO DE COBRE DA DESCIDA. DETALHES T4 e T7, FRANCHA 06.
- 05 - O ANEL DE ATERRAMENTO SERÁ CONECTADO ÀS HASTES ATRAVÉS DE GRAMPOS DE ATERRAMENTO.



IGREJA NOSSA SENHORA

0070UP00Q 1JU

PRÇA PREF. JOSÉ LUIZ DA COSTA
CONCEIÇÃO DA BARRA - ES

PROJETO ELÉTRICO

0UX0ÜP0AU0ÜV00U0U0ÜU ÜQUAÜ0P-VU
SECRETARIA DE ESTADO DA CULTURA

SUBSECRETARIA DE CULTURA

00Ü: P00000T 0T 3 U0000Ü0Ü0T 3P0W

00U0Ü0V7Ü0U0U0T 3X0Sk PARQUEIA N. S. DA CONCEIÇÃO

AUTOR DO PROJETO : ITAVIANO FRANCISCO CARAN SANTOS
CREA: E2806997/3

00ÜÜ0P07X0S0A7 0P0U0Wk

0ÜP0V07 0ÜK

PLANTA BAIXA

DATA:
ABRIL/2016
ESCALA:
INDICADA

FRANCHA:

05/07