


LEGENDA


	EXTINTOR DE EMERGÊNCIA - 0V - PÔRTO NO TETO
	EXTINTOR DE EMERGÊNCIA - 0V - PÔRTO NA PAREDE
	PLACA RETORNA DE SAÍDA COM ILUMINAÇÃO ALTERNAR DE EMERGÊNCIA
	EXTINTOR COM CORREÇÃO DE PÓ ABC

NOTAS


1 - A EDIFICAÇÃO TERÁ SISTEMA DE PROTEÇÃO CONTRA DESCARGAS ATMOSFÉRICAS CONFORME NBR - 5419/15

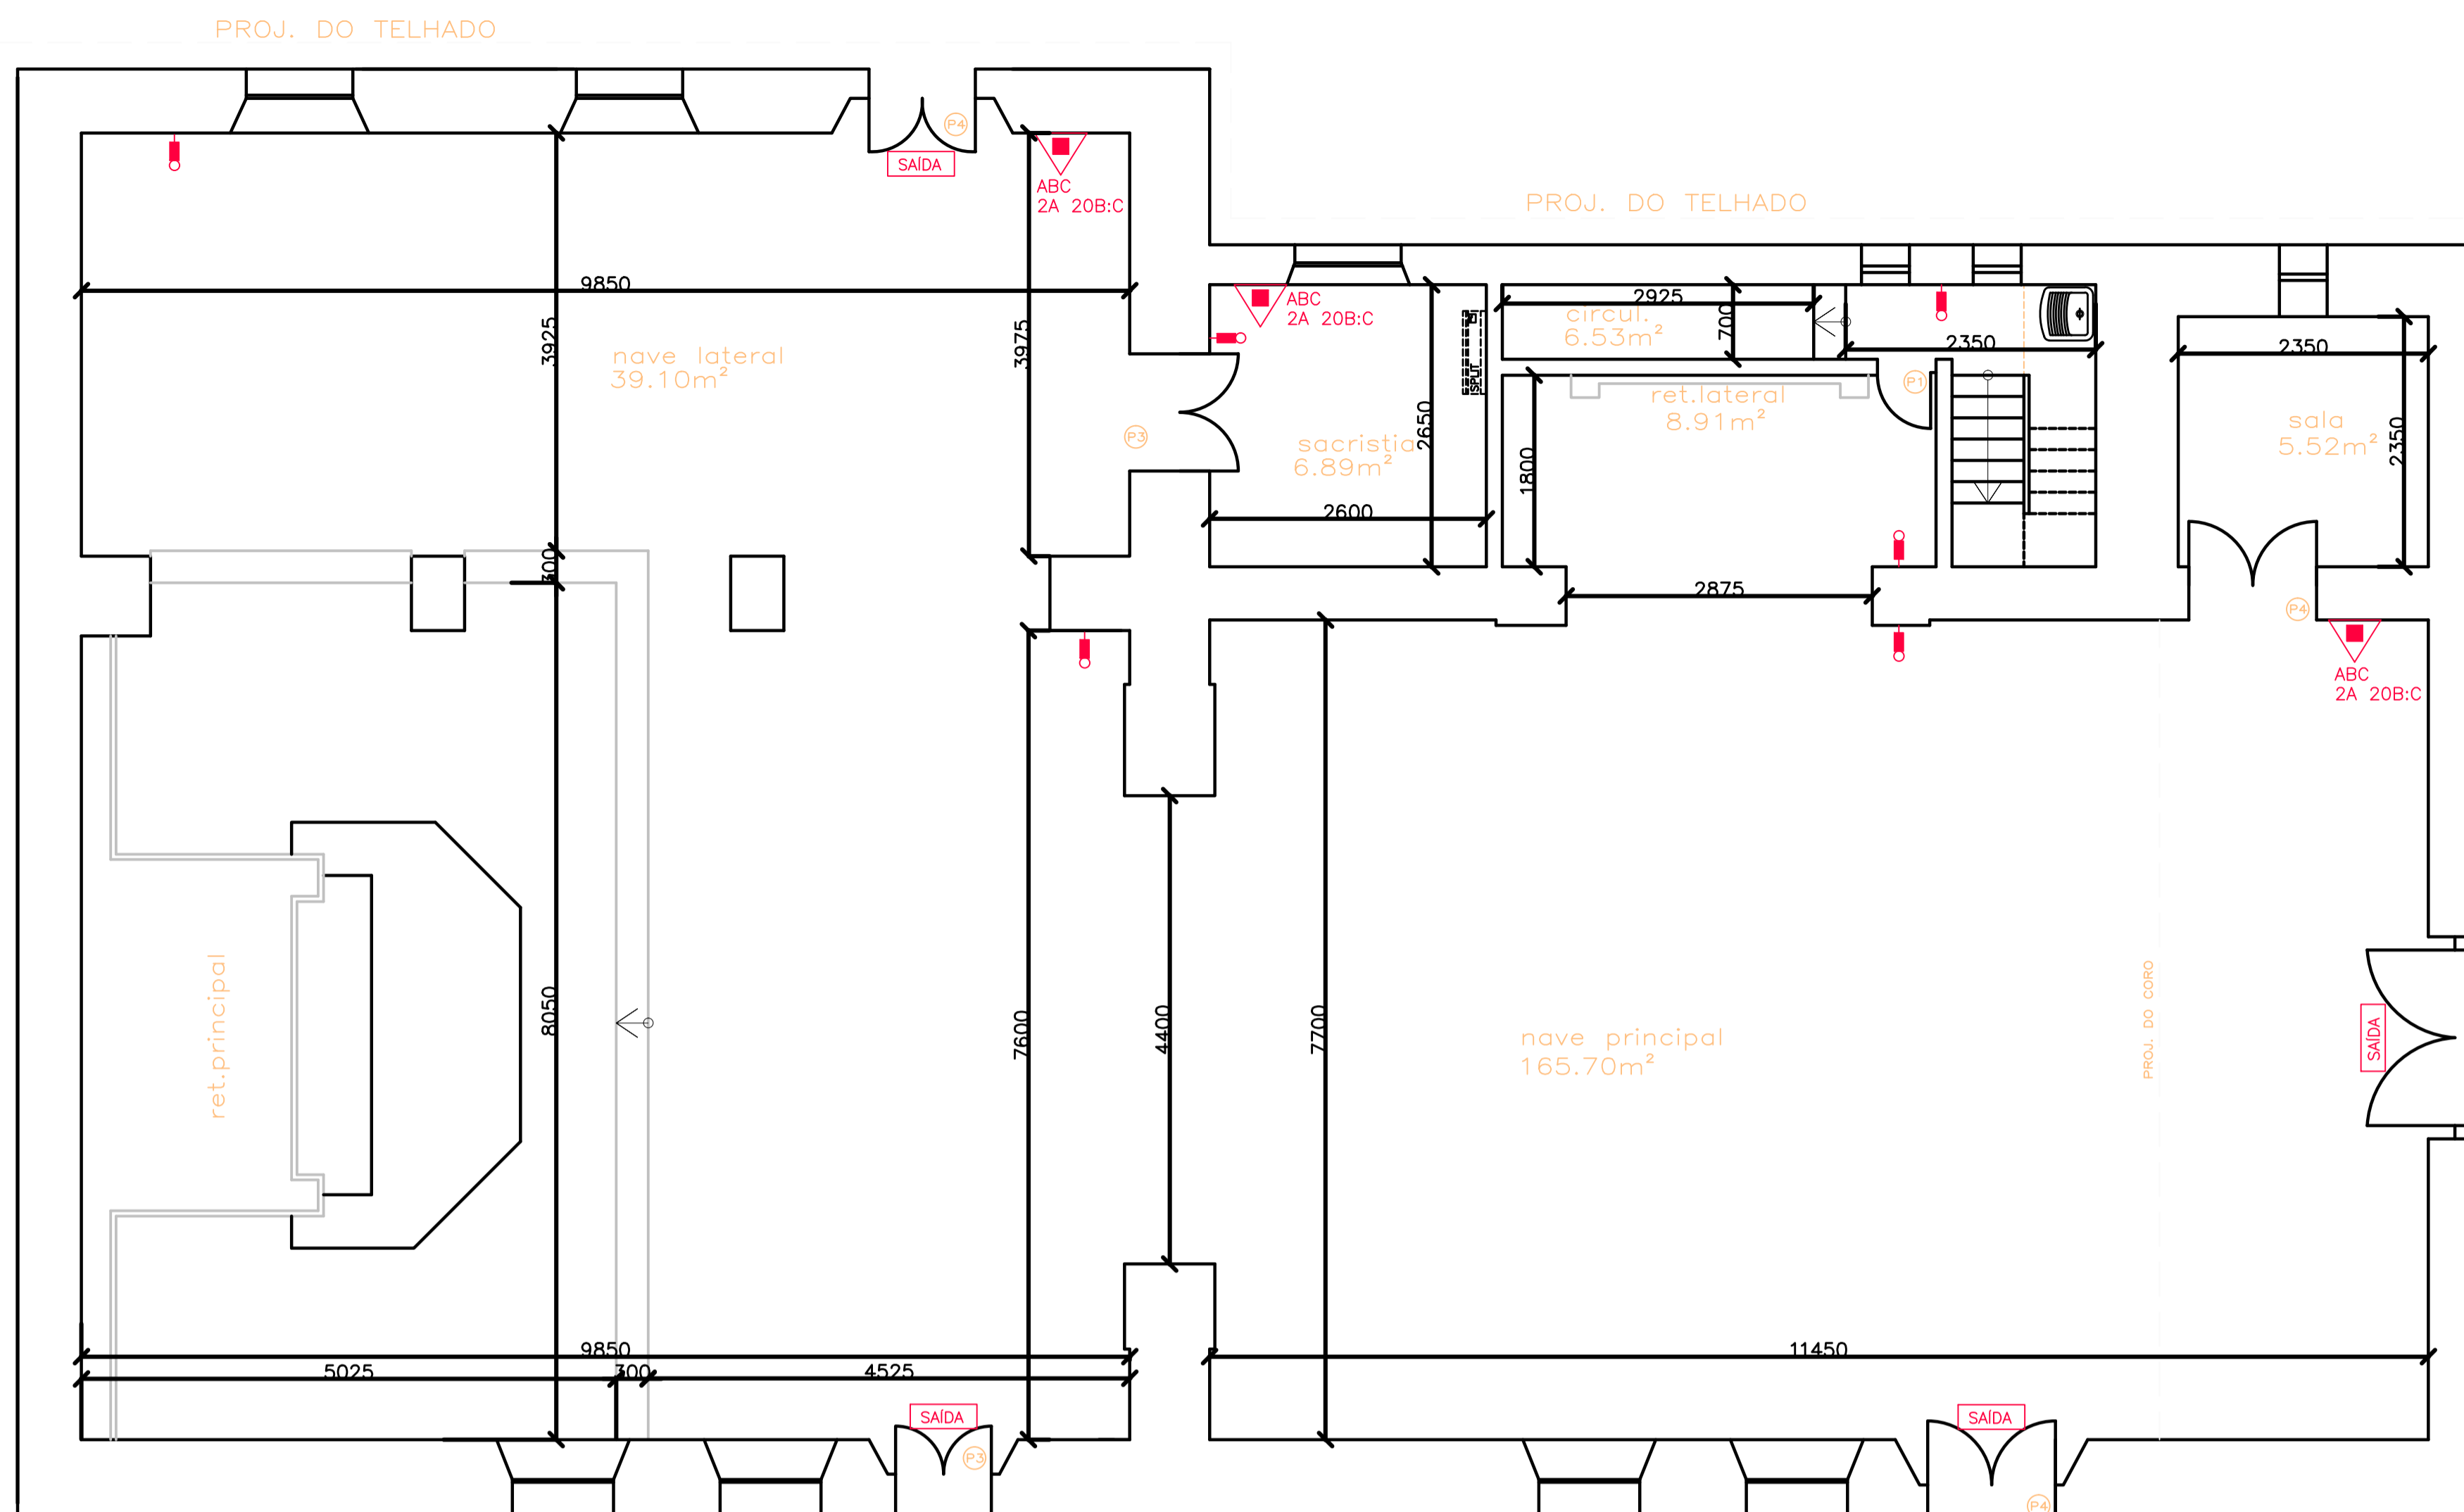


PLANTA BAIXA DO TÉRREO  
ESCALA: 1/50

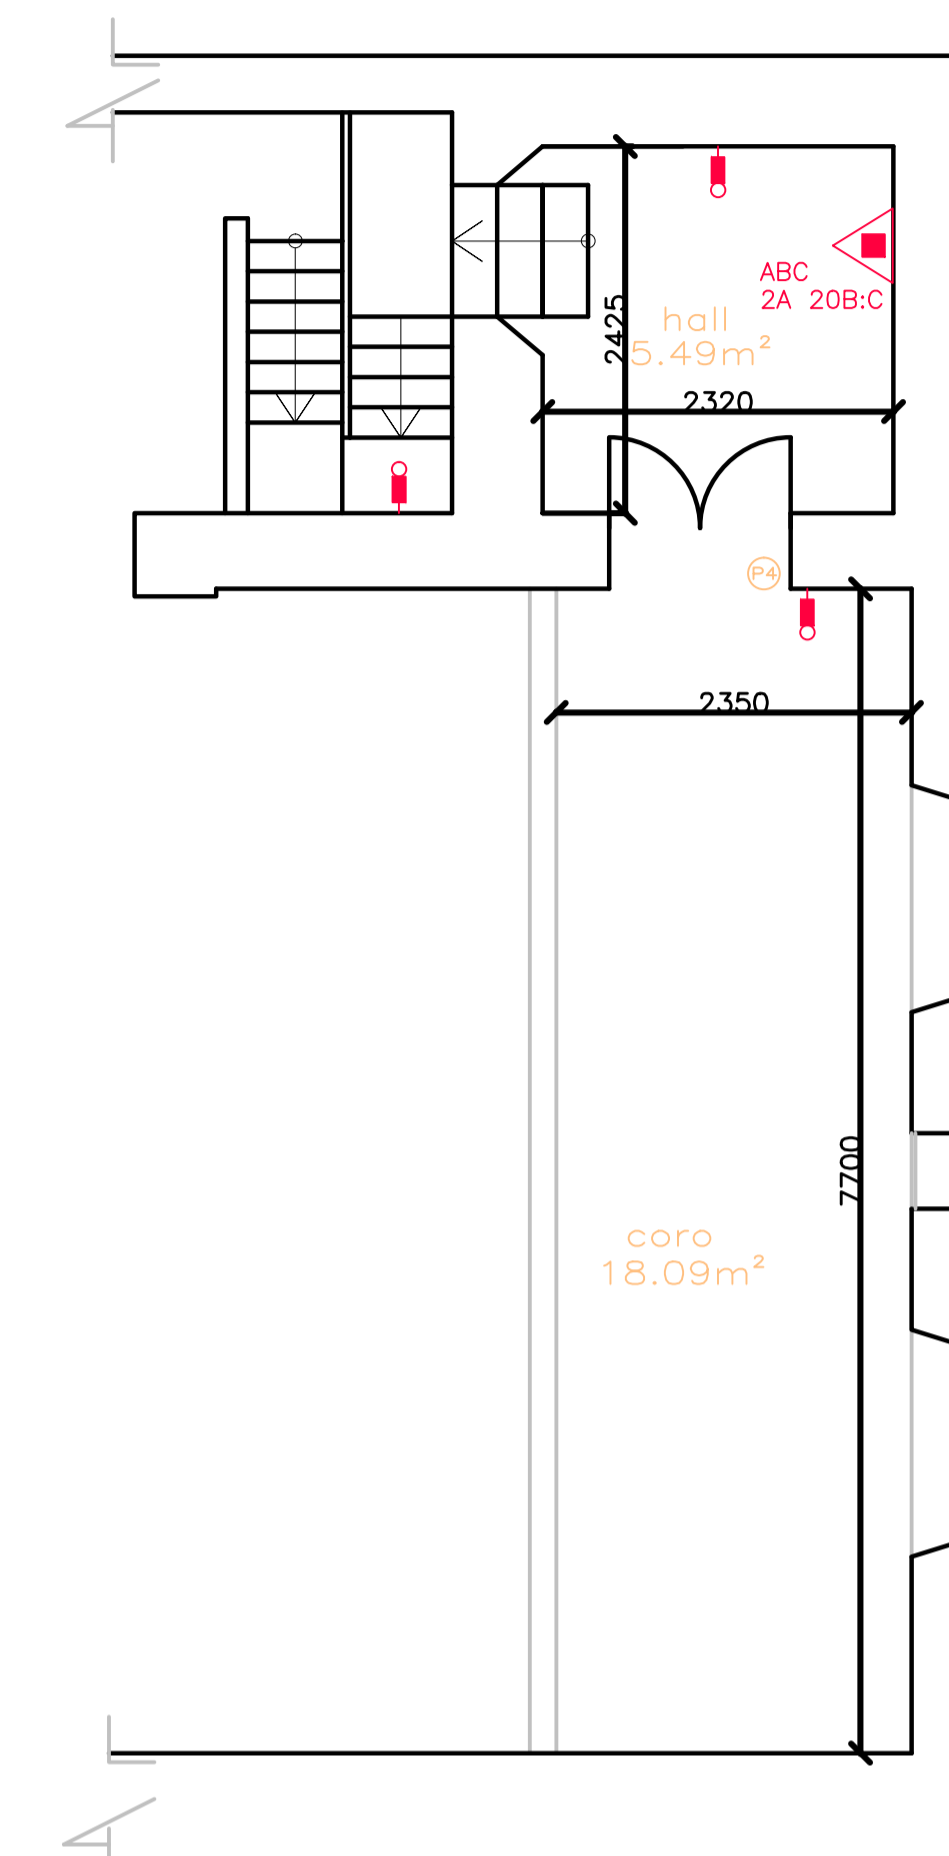

PLANTA BAIXA DO CÔRO  
ESCALA: 1/50

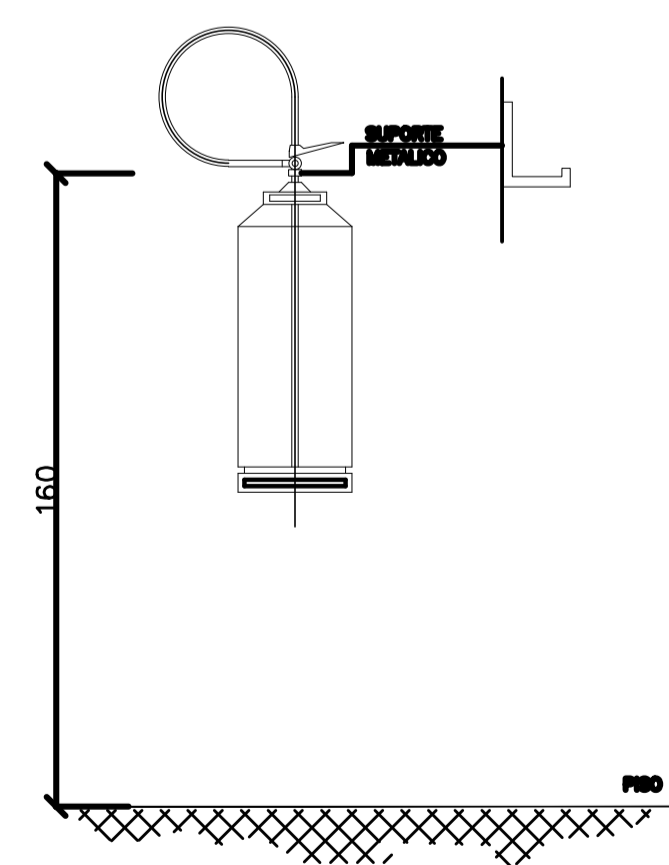

DETALHE 4  
EXTINTORES - EM PAREDE  
SEM ESCALA

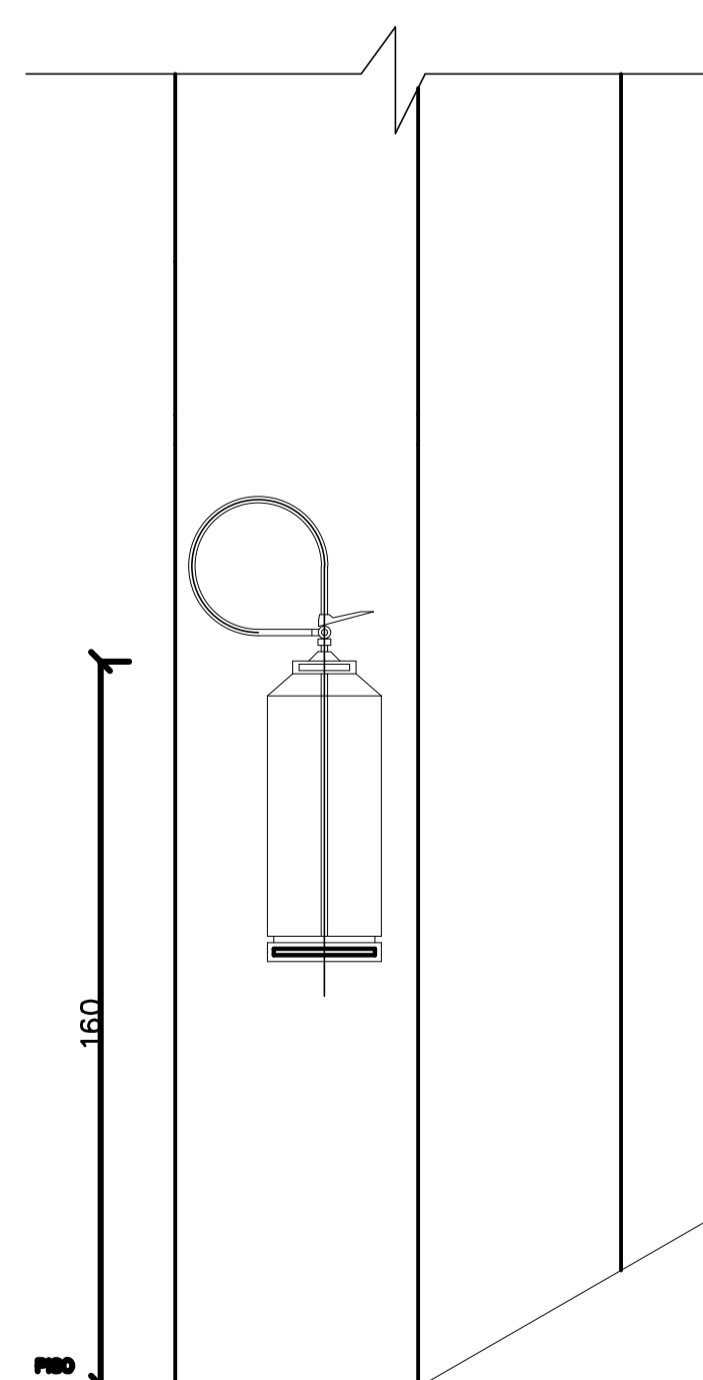

DETALHE 5  
EXTINTORES - EM PILAR  
SEM ESCALA

QUADRO DE ÁREAS	
ÁREA DO TERRENO	796.50 m²
ÁREA DO TERREO	295.73 m²
ÁREA DO CÔRO	39.08 m²
ÁREA TOTAL CONSTRUÍDA	334.81 m²

QUADRO DE ESQUADRIAS	
PORTAS	
P1	0.55 x 1.70
P2	0.95 x 2.55
P3	0.95 x 2.40
P4	1.10 x 2.30
P5	1.60 x 2.90



**IGREJA NOSSA SENHORA**  
**ἉΓΙΟΥ ΠΑΝΤΕΛΕΩΝΟΣ**  
 PRAÇA PREF. JOSÉ LUIZ DA COSTA  
 CONCEIÇÃO DA BARRA - ES  
**PROJETO DE PCIP (INCÊNDIO)**  
**ἩΜΕΤΕΡΩΝ ΠΡΟΒΛΕΨΕΩΝ ΚΑΤΑ ΤΟ Ν. 17.208/2014**  
 SECRETARIA DE ESTADO DA CULTURA  
 SUBSECRETARIA DE CULTURA  
 ὉΔΟΣ: ΠΑΡΑΕΛΙΟΥ 3 ὙΠΟΘΕΣΗ 3/2016

PAROQUIA N. S. DA CONCEIÇÃO  
 AUTOR DO PROJETO: **MARCA ALESTHIA ROSETTI CARAN**  
 CAD. ARQUITETO 1000007-0  
 ΟΔΟΣ ΠΑΡΑΕΛΙΟΥ 3 ΟΡΕΟΠΟΛΙΣ

ἩΜΕΡΑ: 04/04/2016

PLANTA BAIXA E DETALHES  
 DATA: ABRIL / 2016  
 ESCALA: INDICADA  
 PRANCHA: 01/01